



Detalhe Quadros  
Sem Escola

CAIXA D'ÁGUA  
ESC 1/50

Projeção da  
Cobertura

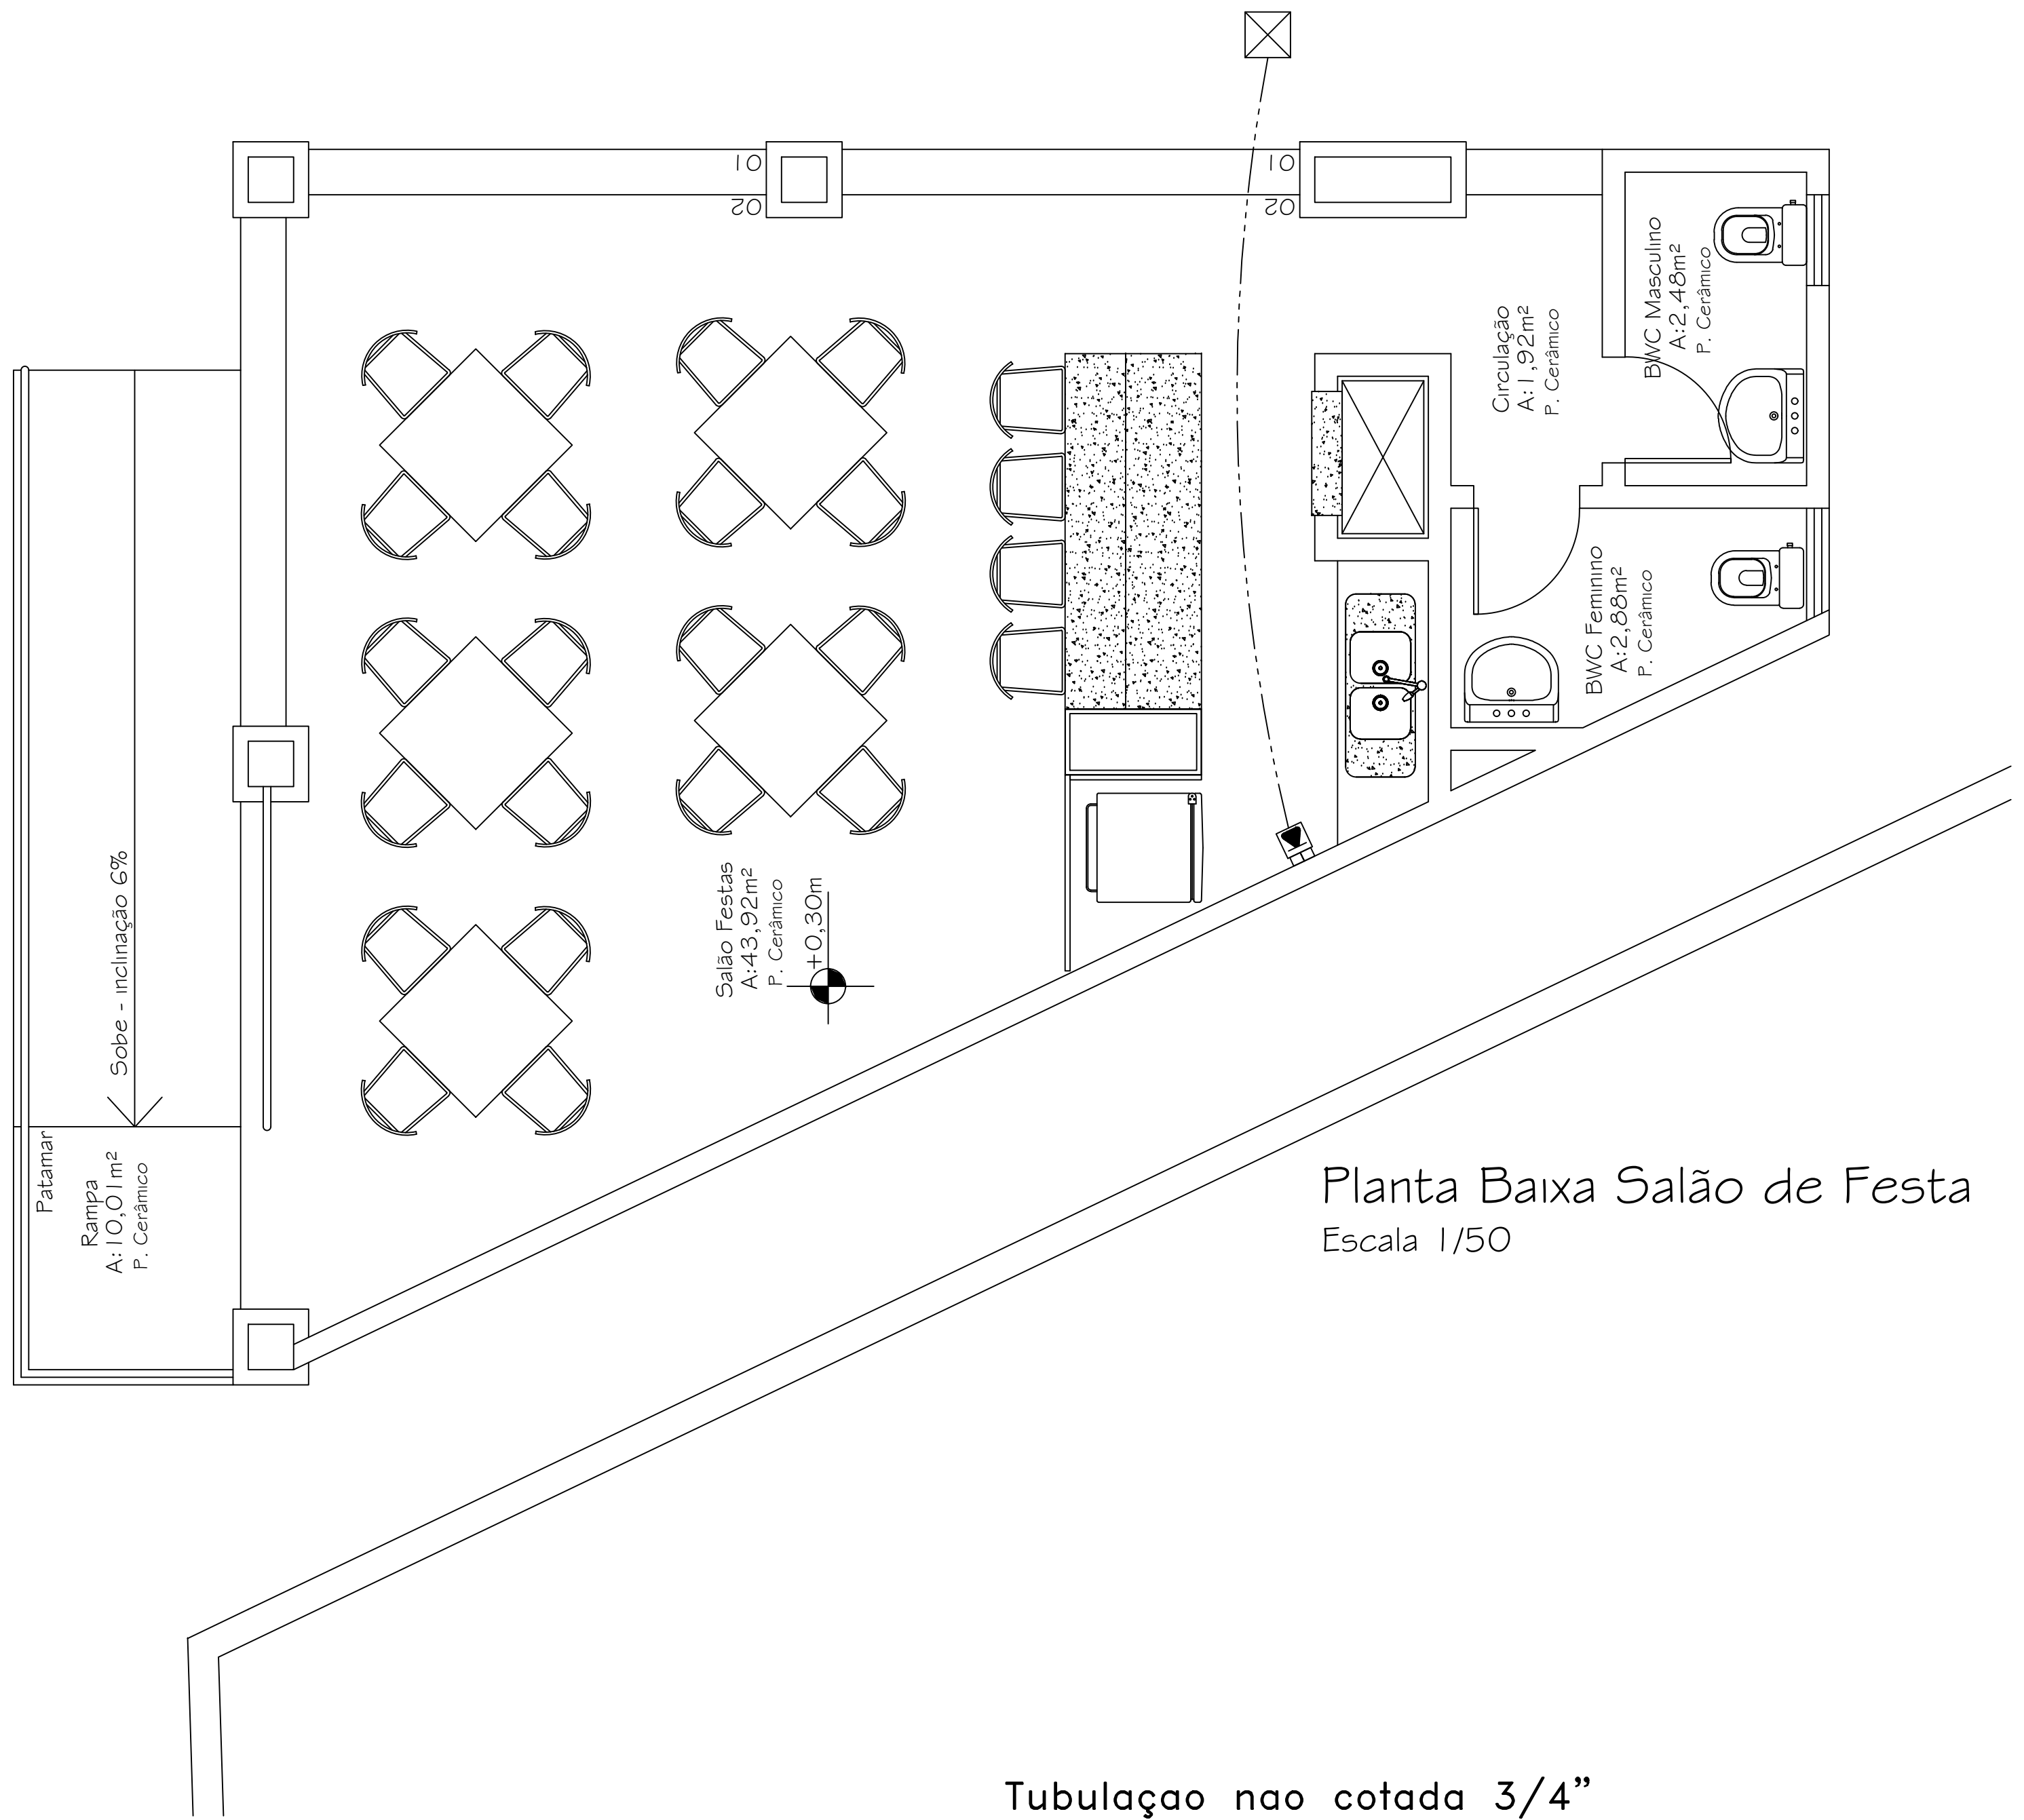

Planta Baixa Salão de Festa  
Escala 1/50

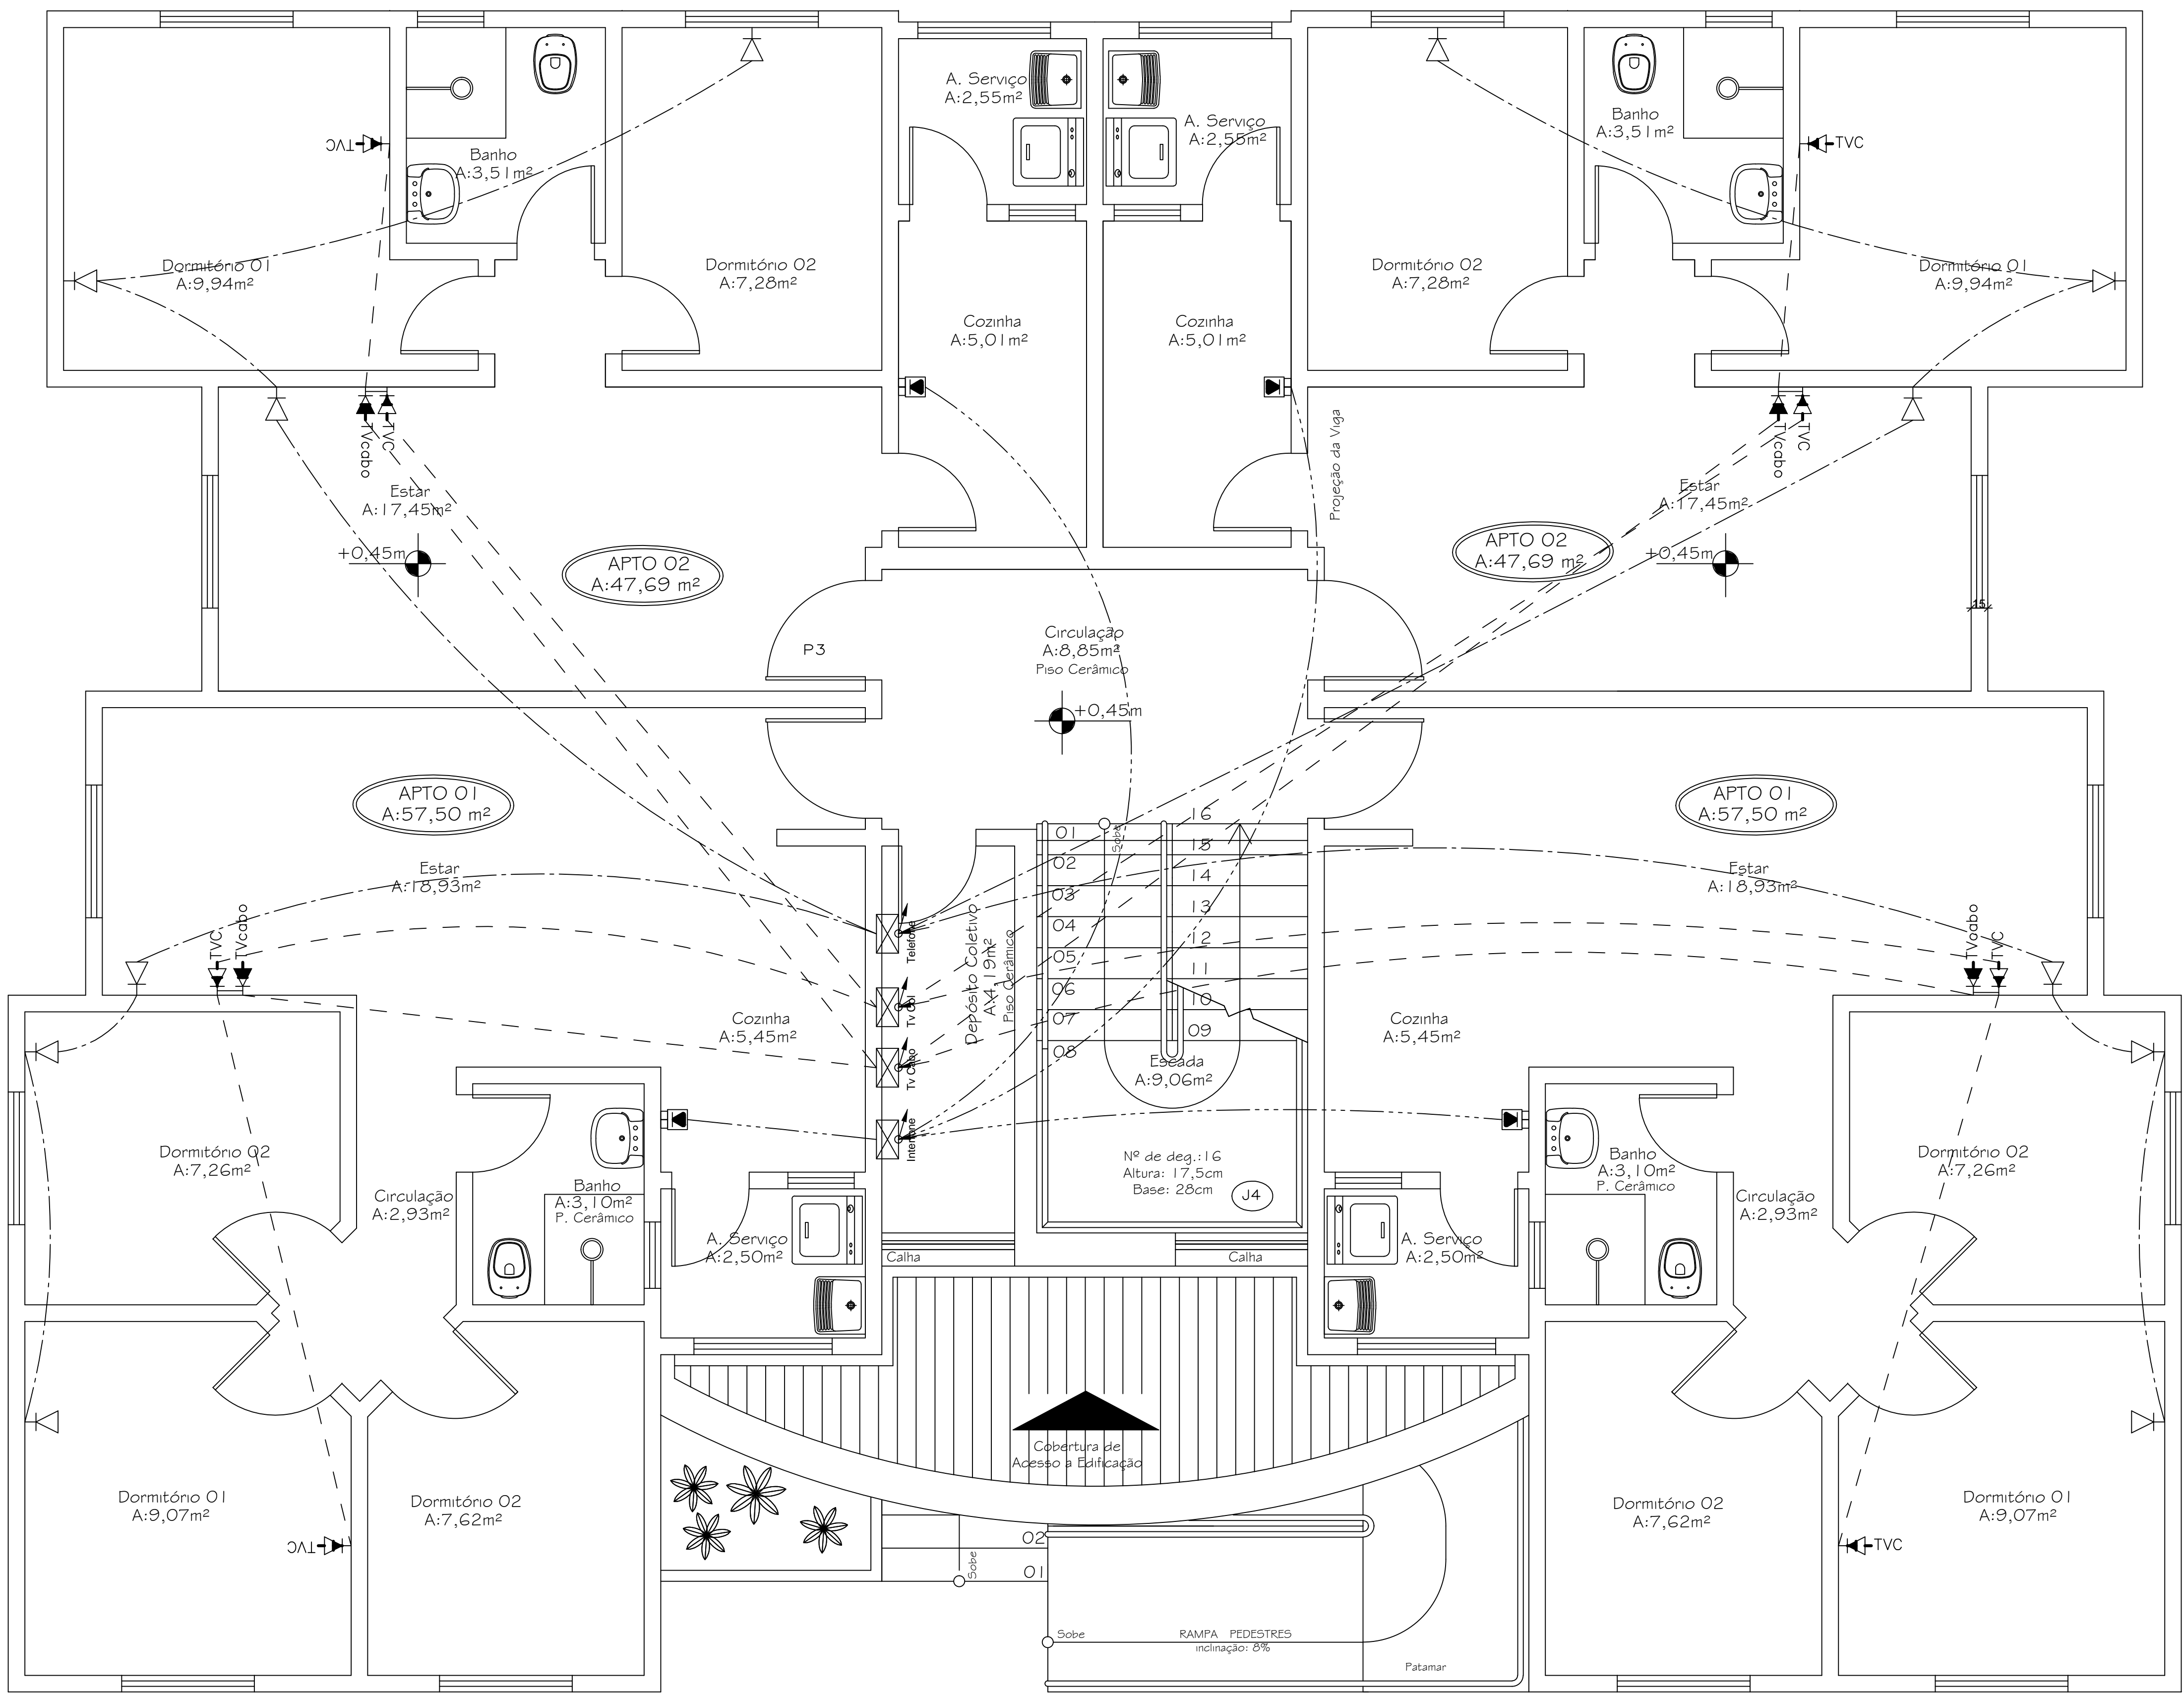

Planta Baixa Pavimento Tipo  
Escala 1/50

Legenda:

- Caixa de passagem 30x30x40cm
- Caixa de passagem R1
- Espera 4x2 para CFTV 180cm
- Caixa de Tv cabo
- Caixa CPCT
- Caixa de distribuição geral
- Caixa de Passagem
- Caixa de Passagem no piso
- Interfone- 130cm
- Ponto CPCT 30cm
- Ponto de telefone 30cm
- Tomada TV cabo 30cm
- Tomada TVcoletiva 30cm
- Telefone no Piso
- Circuito Fechado de TV
- Rede Lógica
- Solid line
- Interfone
- Eletroduto no Teto
- Antena
- Eletroduto no Piso
- Alarme
- Terra

Tubulação nao cotada 3/4"



PROJETO TELEFÔNICO

EDIFÍCIO CONDOMÍNIO RES. VIVENDAS DE BARCELONA  
Rua Salvador/Rua Xingu, Bairro Próspera Criciúma-SC.

PROPRIETÁRIO CRICIÚMA CONSTRUÇÕES LTDA.

RESP. TÉCNICO PROPRIETÁRIO DATA

VALDIR DE FREITAS CRICIÚMA CONSTRUÇÕES LTDA.

DESCRIÇÃO PRANCHA

Pavimento Tipo x3  
S. Festa / Caixa D'água

PROJETOS  
Fone: (48) 3437-4526  
Criciúma - SC

Setembro 2010

ESCALA Indicada

PRANCHA

2/4